



PIANTA PIANO PRIMO
STATO DI FATTO
Scala 1:100

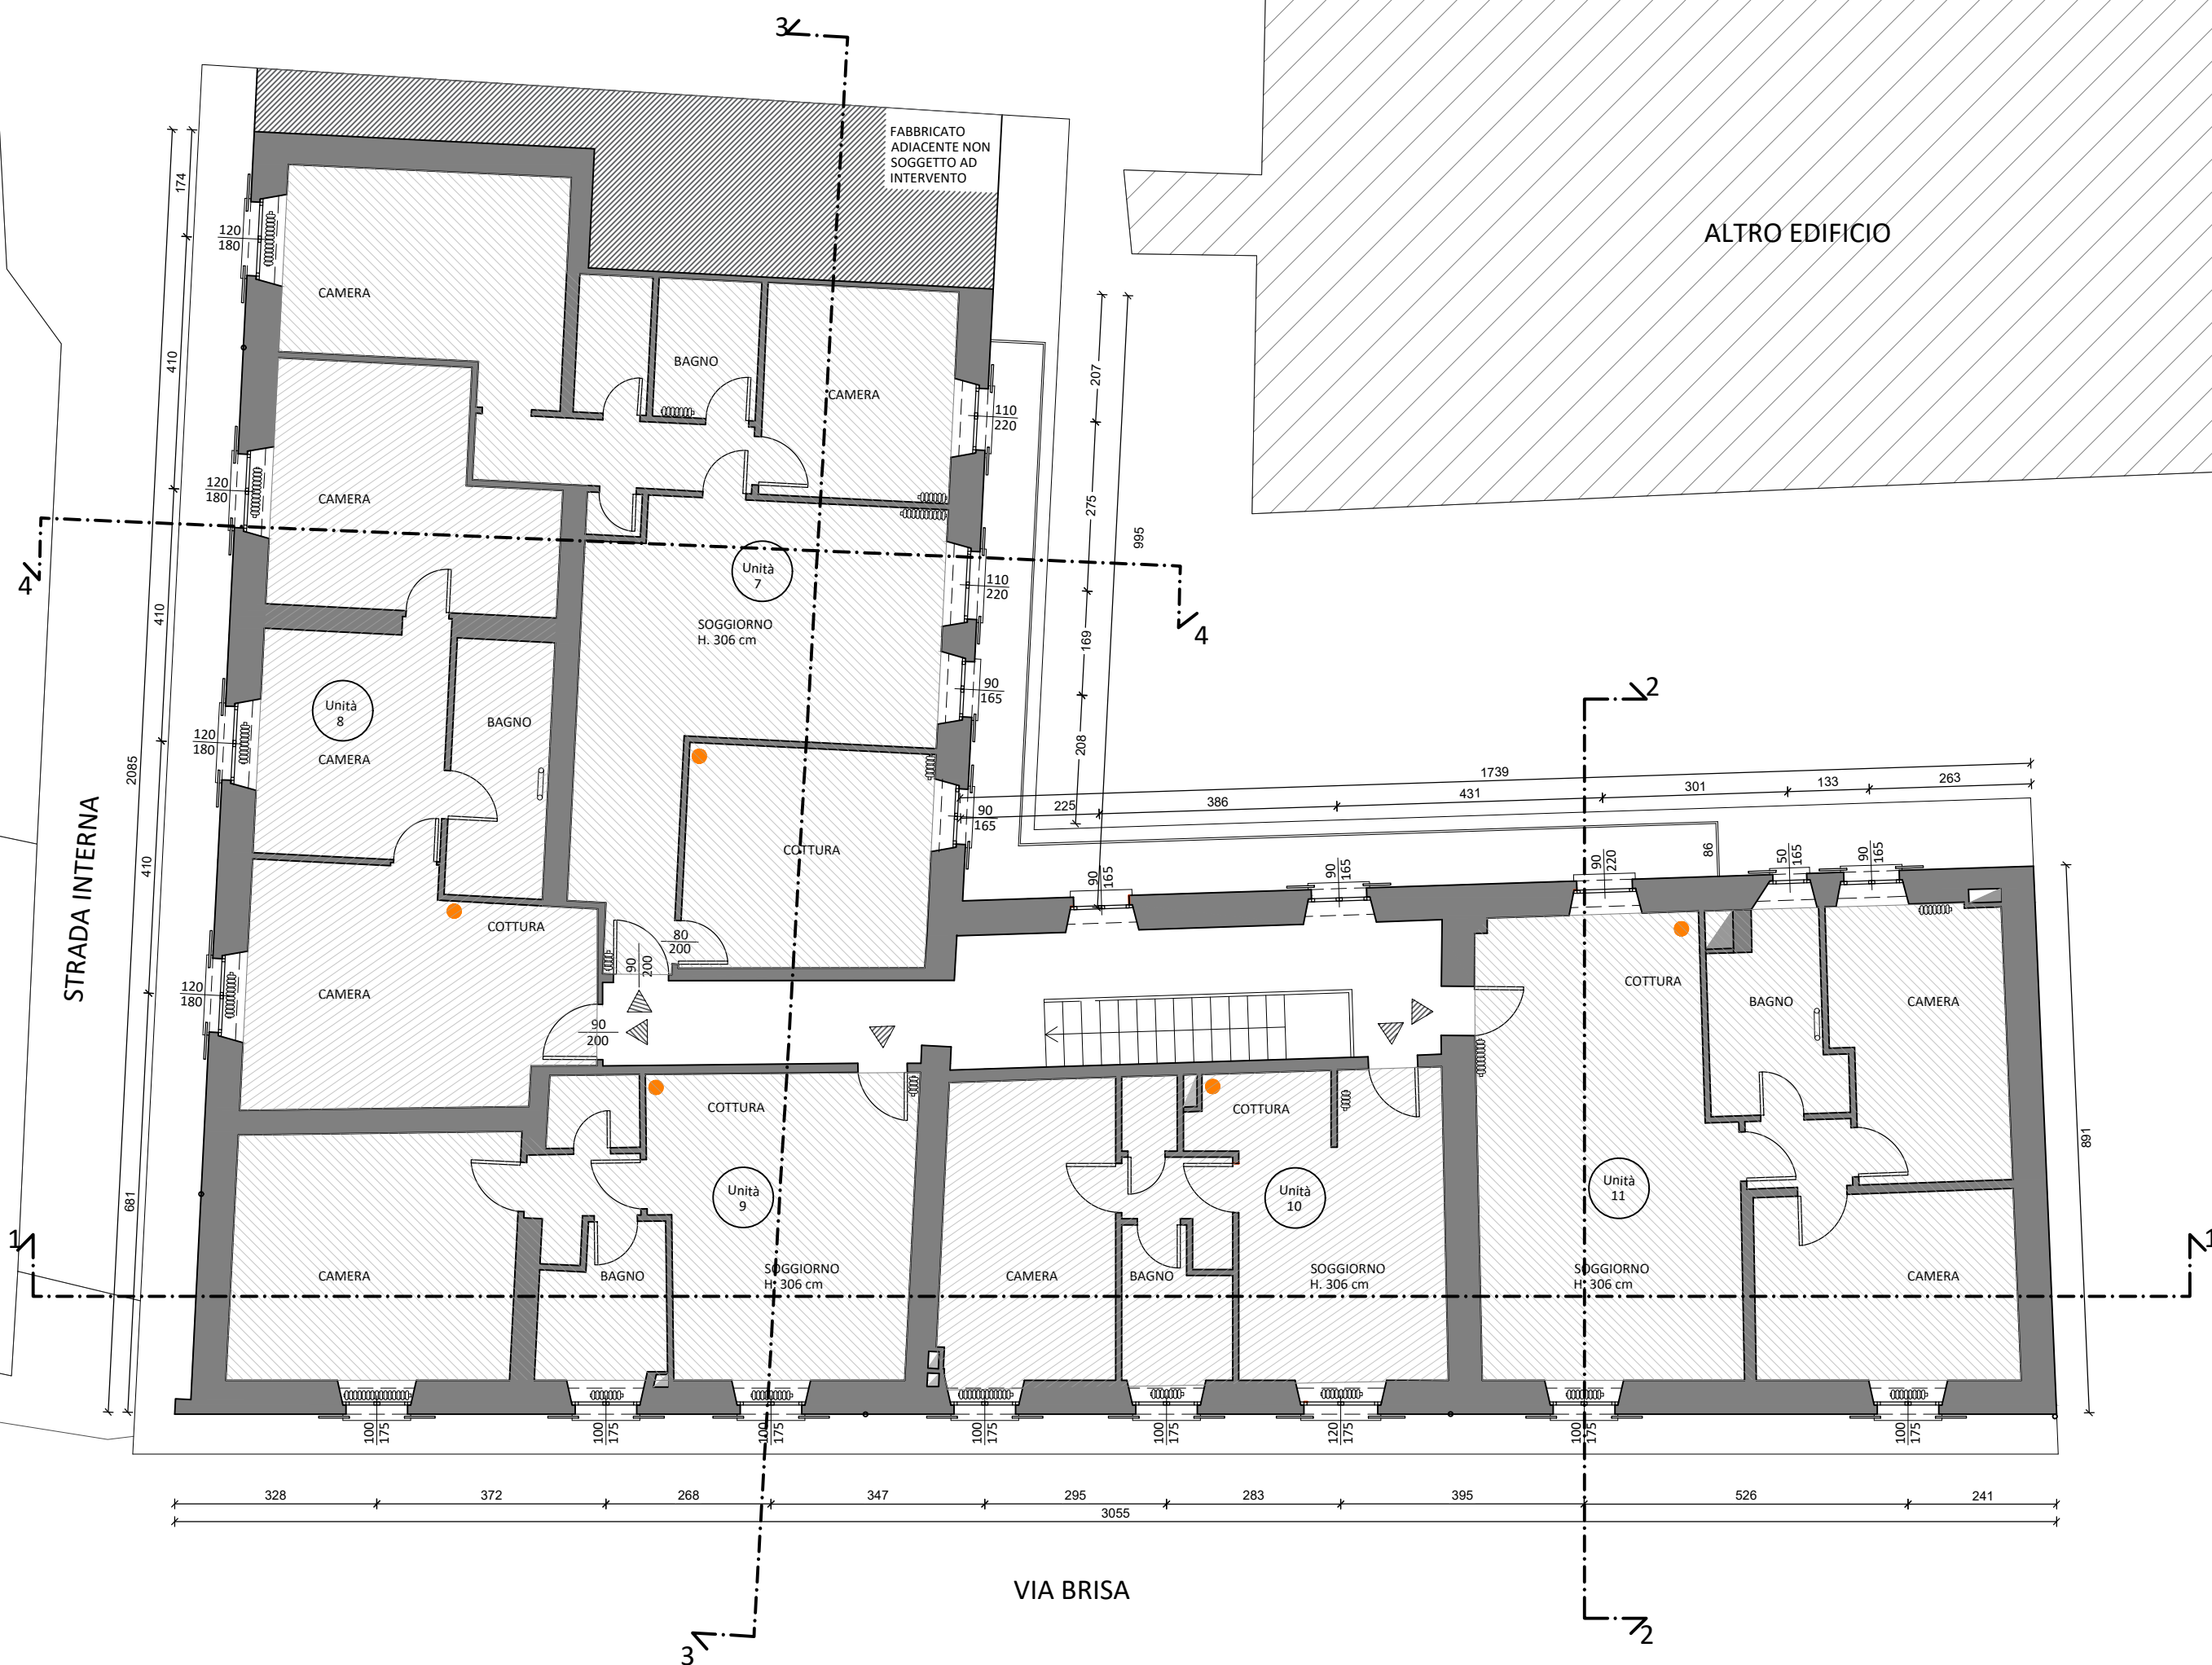


LEGENDA

- Caldaia murale esistente Potenza nominale 24kW
- Palo Illuminazione pubblica
- Segnaletica stradale
- Cassetta contatore
- ☒ Pozzetto Enel
- Pluviale

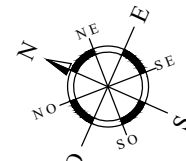

PIANTA PIANO TERRA
STATO DI FATTO
Scala 1:100

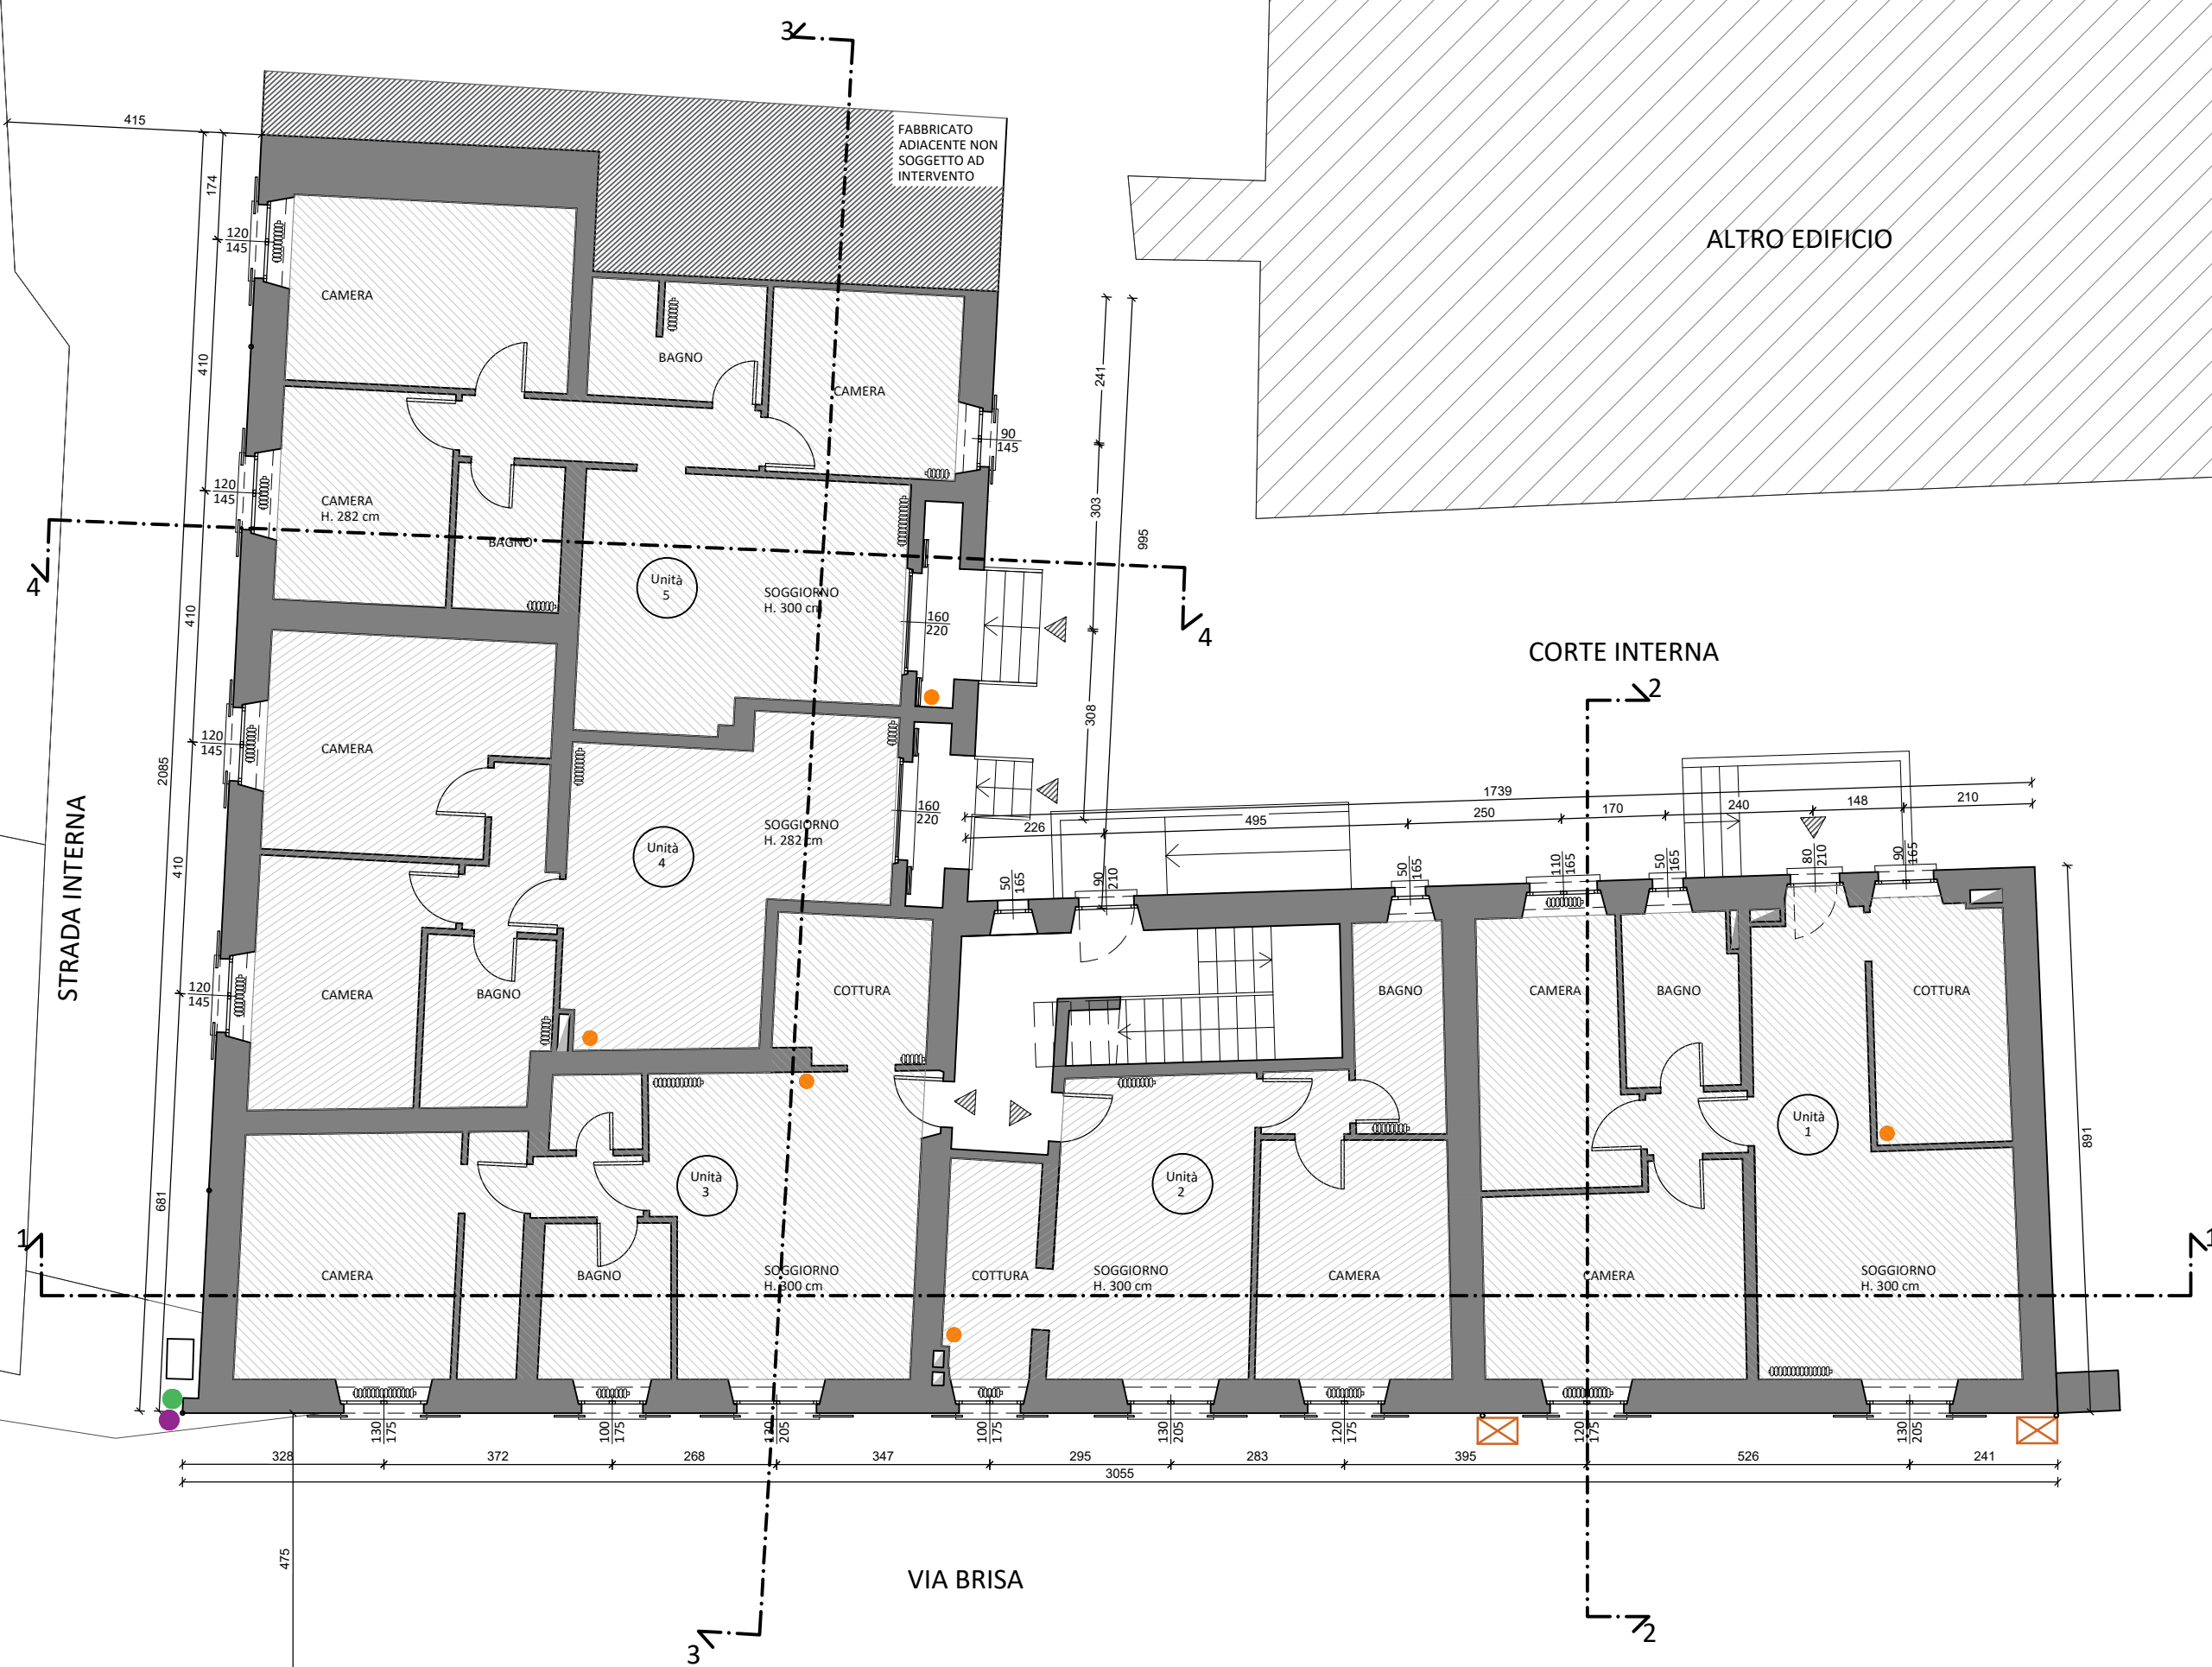

PNRR - M.5 - C.2 - I.2.3 - PINQUA
INTERVENTO FINANZIATO DALL'UNIONE EUROPEA - NEXT GENERATION EU
PROPOSTA id 101 CO4 Regeneration
CITTÀ METROPOLITANA DI MILANO
PROGRAMMA INNOVATIVO NAZIONALE PER LA QUALITÀ DELL'ABITARE

Finanziato dall'Unione europea
NextGenerationEU

Mims
Missione delle Infrastrutture e della Mobilità Sostenibile

Città metropolitana di Milano
Città di Parabiago

committente: COMUNE DI PARABIAGO
progetto: MANUTENZIONE STRAORDINARIA DELL'EDIFICIO SAP IN VIA BRISA IN COMUNE DI PARABIAGO
CUP: B81021000020005

progetto e DL: MERONI INGEGNERIA INTEGRATA s.r.l.
Ing. Gianluigi Meroni

codice: 016-23_E
tavola: T002

disegnato da: MERONI INGEGNERIA INTEGRATA s.r.l.
firma approvazione:

note:

scale: 1:100
ambito: AR architettonico X
ST strutturale
EL elettrico
ME meccanico
VF vigili del fuoco
CS sicurezza

lo studio si riserva a termini di legge la proprietà del presente disegno con diritto di riproduzione e comunicazione a terzi senza sua autorizzazione